




	给排水 PLUMBING		电气 ELECT.		暖通 HVAC		建筑 结构 STRUCT.		环境 协调 COORDINATION
	动力 POWER								

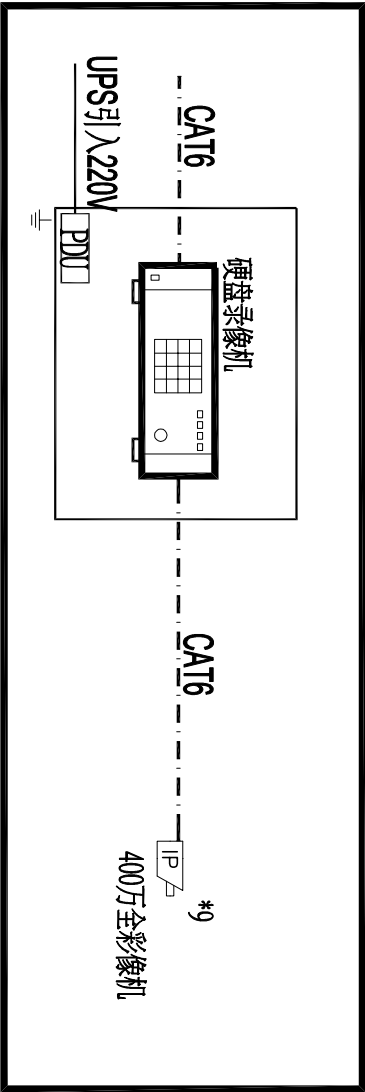

办公楼视频监控示意图

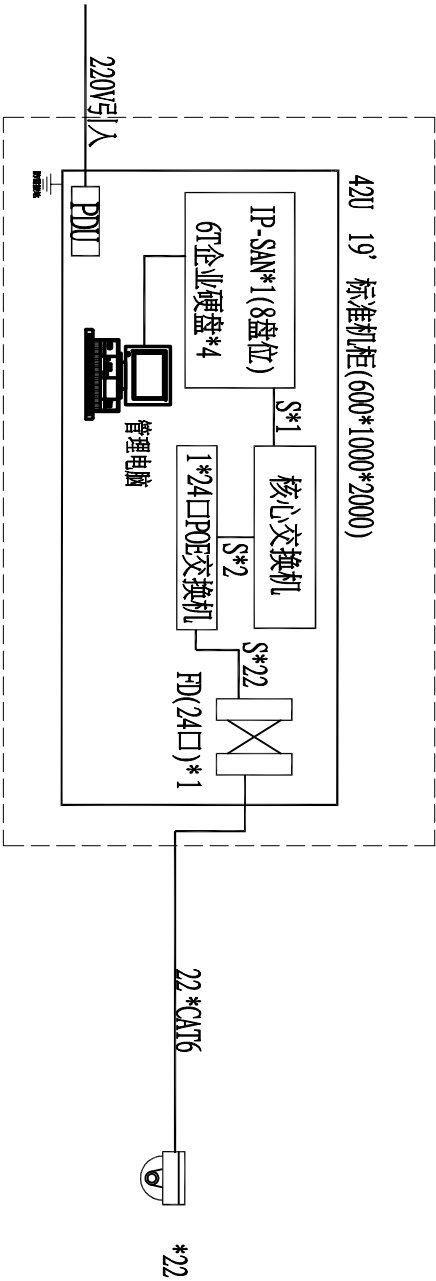

综合楼视频监控示意图

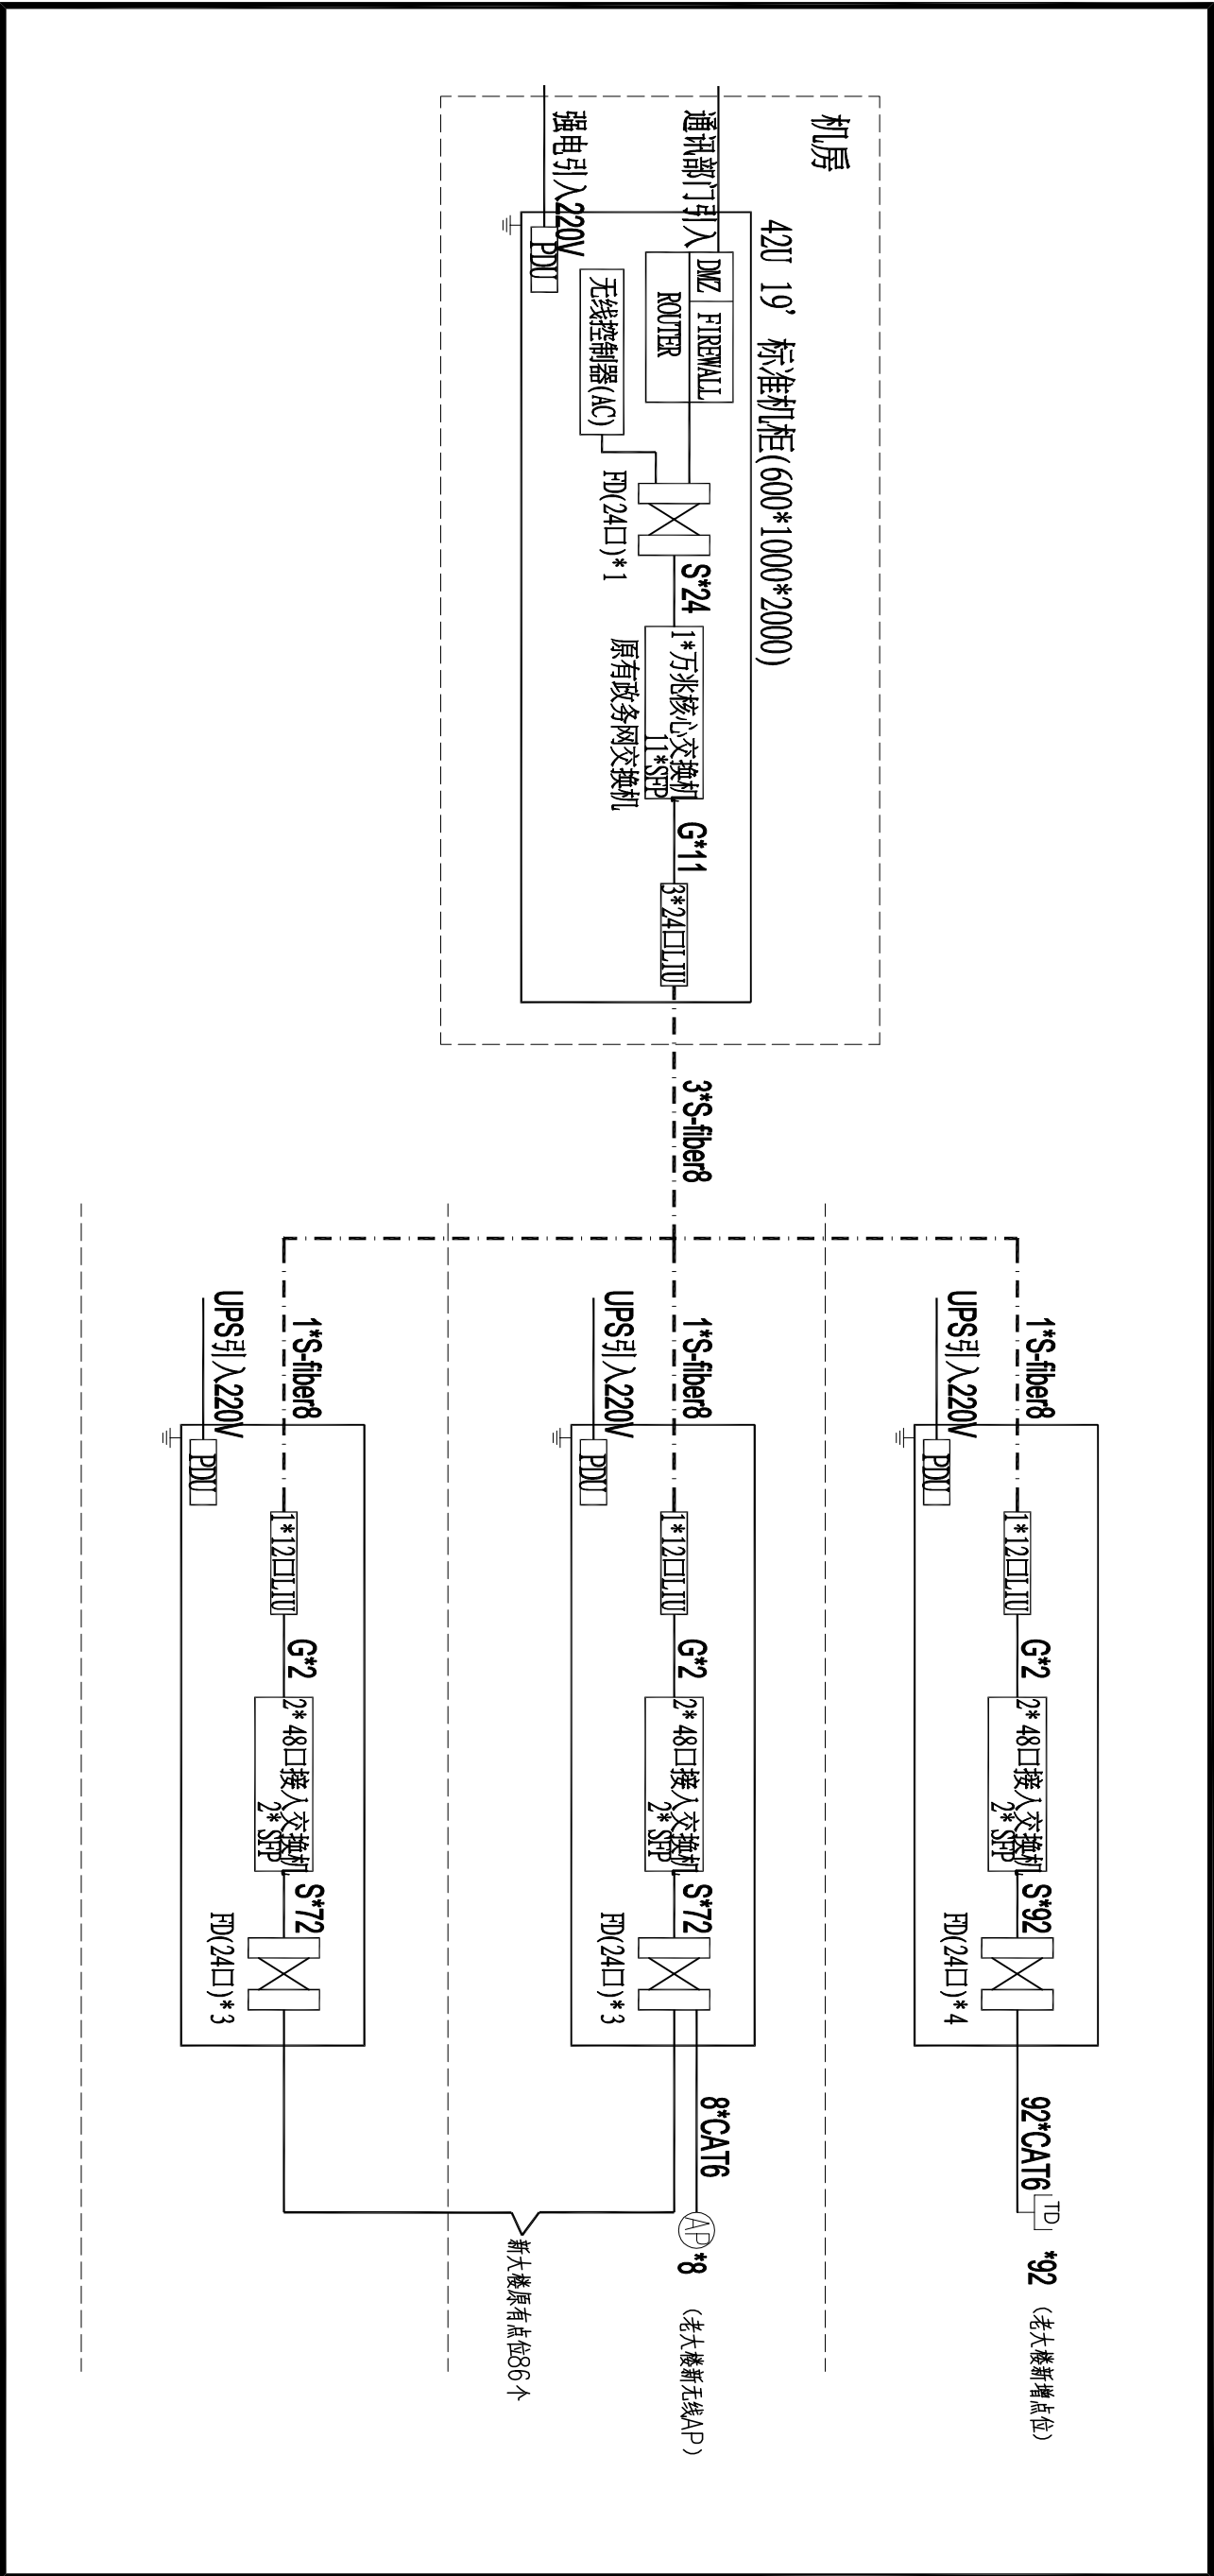

办公楼综合布线图

附注 DESCRIPTIONS
修改原因 REVISION REASON

设计单位 DESIGN

浙江大千建筑规划
设计有限公司
Zhejiang Daqian Architecture
Design & Urban Planning Co., Ltd.
规划 乙级 证书号 [浙]城规编(142040)
建筑 乙级 证书号 A233002794
市政 丙级 证书号 A233002794

建设单位 CLIENT
衢州市总工会

工程名称 PROJECT
衢州市总工会办公楼弱电改造项目

图名 TITLE
系统图

工程号 PROJECT No.	设计阶段 DESIGN STAGE	施工图
版次 EDITION No.	专业 SPECIALTY	智能化
日期 DATE	图号 DRAWING No.	弱电-02


审定 APPROVED BY	叶剑形	1/25/24
审核 EXAMINED BY	徐美礼	1/25/24
项目总负责人 DESIGN DIRECTOR	叶剑形	1/25/24
专业负责人 CHIEF DESIGNER	姜琦	1/25/24
校对 CHECKED BY	徐美礼	1/25/24
设计 DESIGNED BY	姜琦	1/25/24
制图 DRAWN BY	姜琦	1/25/24

注册专用章：LOOTIN SPECIAL SEAL

出图专用章：MAP OUT SPECIAL SEAL

出图负责人用章：HBAUER SPECIAL SEAL

给排水 PLUMBING	电气 ELEC.	暖通 HVAC	建筑 ARCHT. 结构 STRUCT.	会签栏 COORDINATION
动力 POWER				

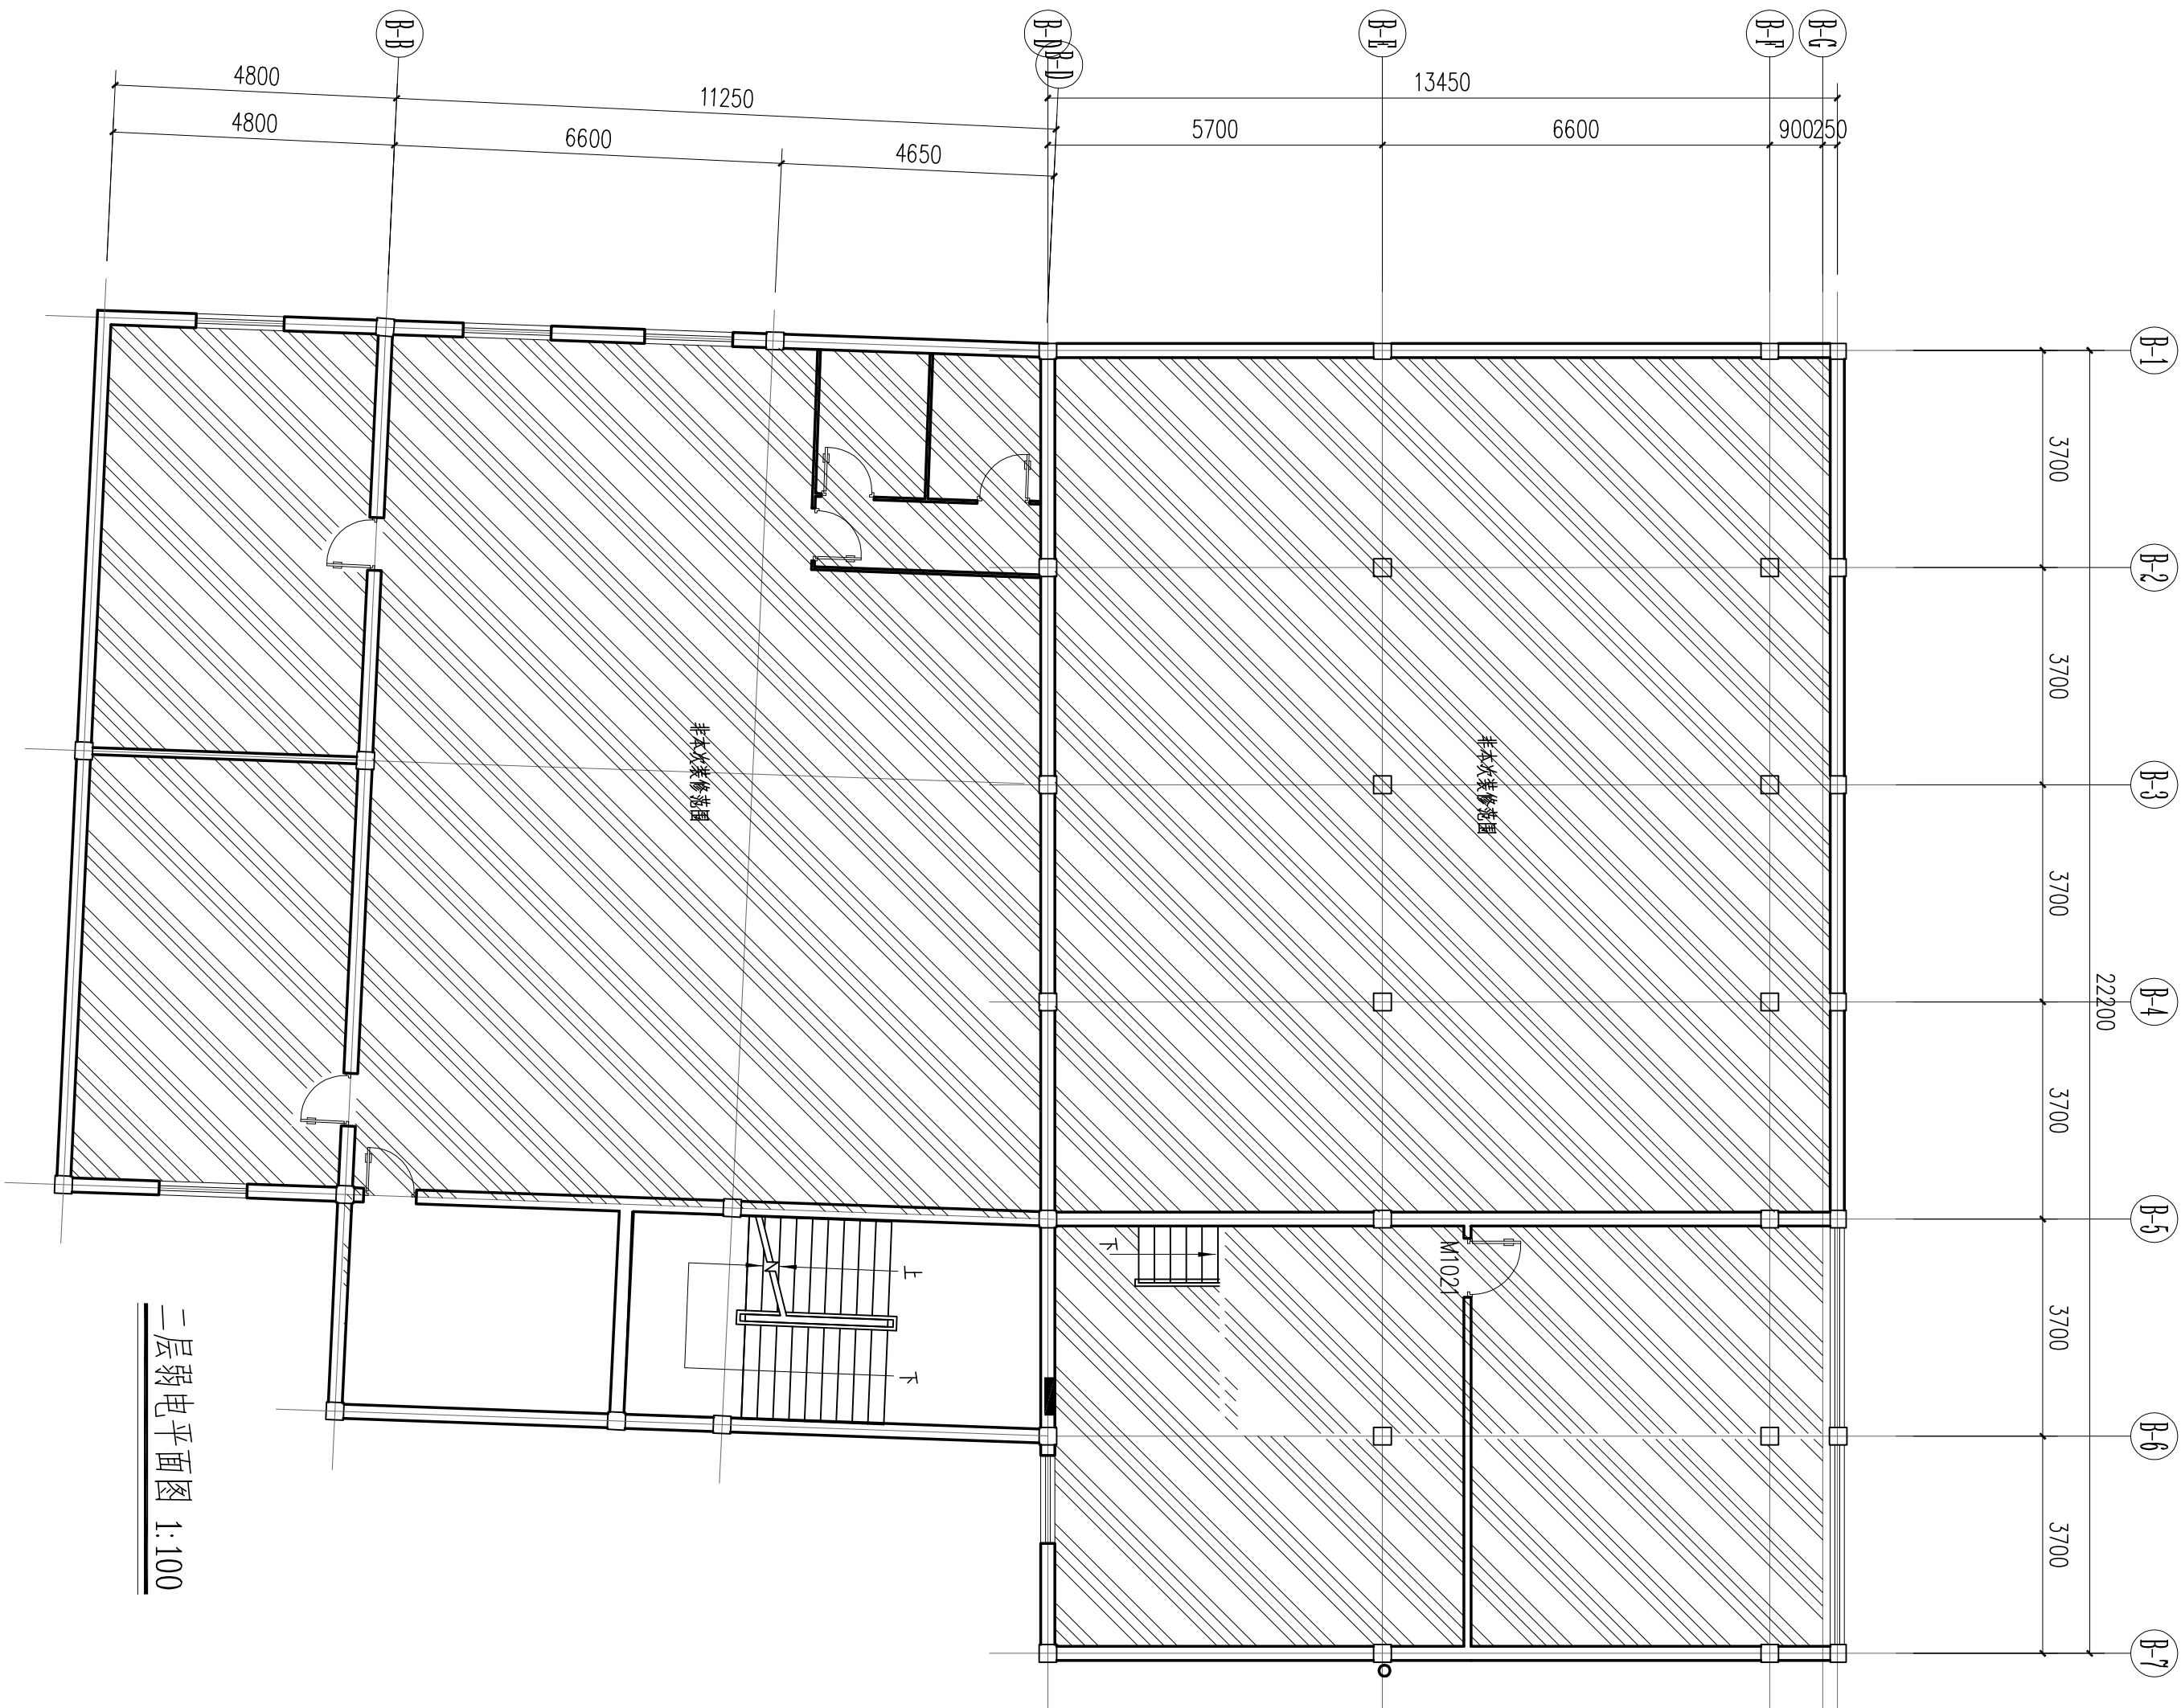

二层弱电平面图 1:100

附注 DESCRIPTIONS
修改原因 REVISION REASON

设计单位
DESIGN

浙江大千建筑规划
设计有限公司
Zhejiang Daqian Architecture
Design & Urban Planning Co., Ltd.
规划 乙级 证书号 [浙]城规编(142040)
建筑 乙级 证书号 A233002794
市政 丙级 证书号 A233002794

建设单位
CLIENT
衢州市总工会

工程名称
PROJECT
衢州市总工会办公大楼弱电改造项目

图名
TITLE
二层弱电平面图

工程号 PROJECT No.	设计阶段 DESIGN STAGE	施工图
版本号 EDITION No.	专业 SPECIALTY	智能化
日期 DATE	图号 DRAWING No.	弱施-04

审定 APPROVED BY	叶剑形	叶剑形
审核 EXAMINED BY	徐美礼	徐美礼
项目总负责人 DESIGN DIRECTOR	叶剑形	叶剑形
专业负责人 CHIEF DES.	姜琦	姜琦
校对 CHECKED BY	徐美礼	徐美礼
设计 DESIGNED BY	姜琦	姜琦
制图 DRAWN BY	姜琦	姜琦


注册专用章：LOGO SPECIAL SEAL

出图专用章：MAP OUT SPECIAL SEAL

出图负责人用章：HANDER SPECIAL SEAL

本图需加盖出图章，否则一律无效

给排水 PLUMBING	电气 ELEC.	暖通 HVAC	建筑 结构 STRUCT.	会签性 COORDINATION
动力 POWER				

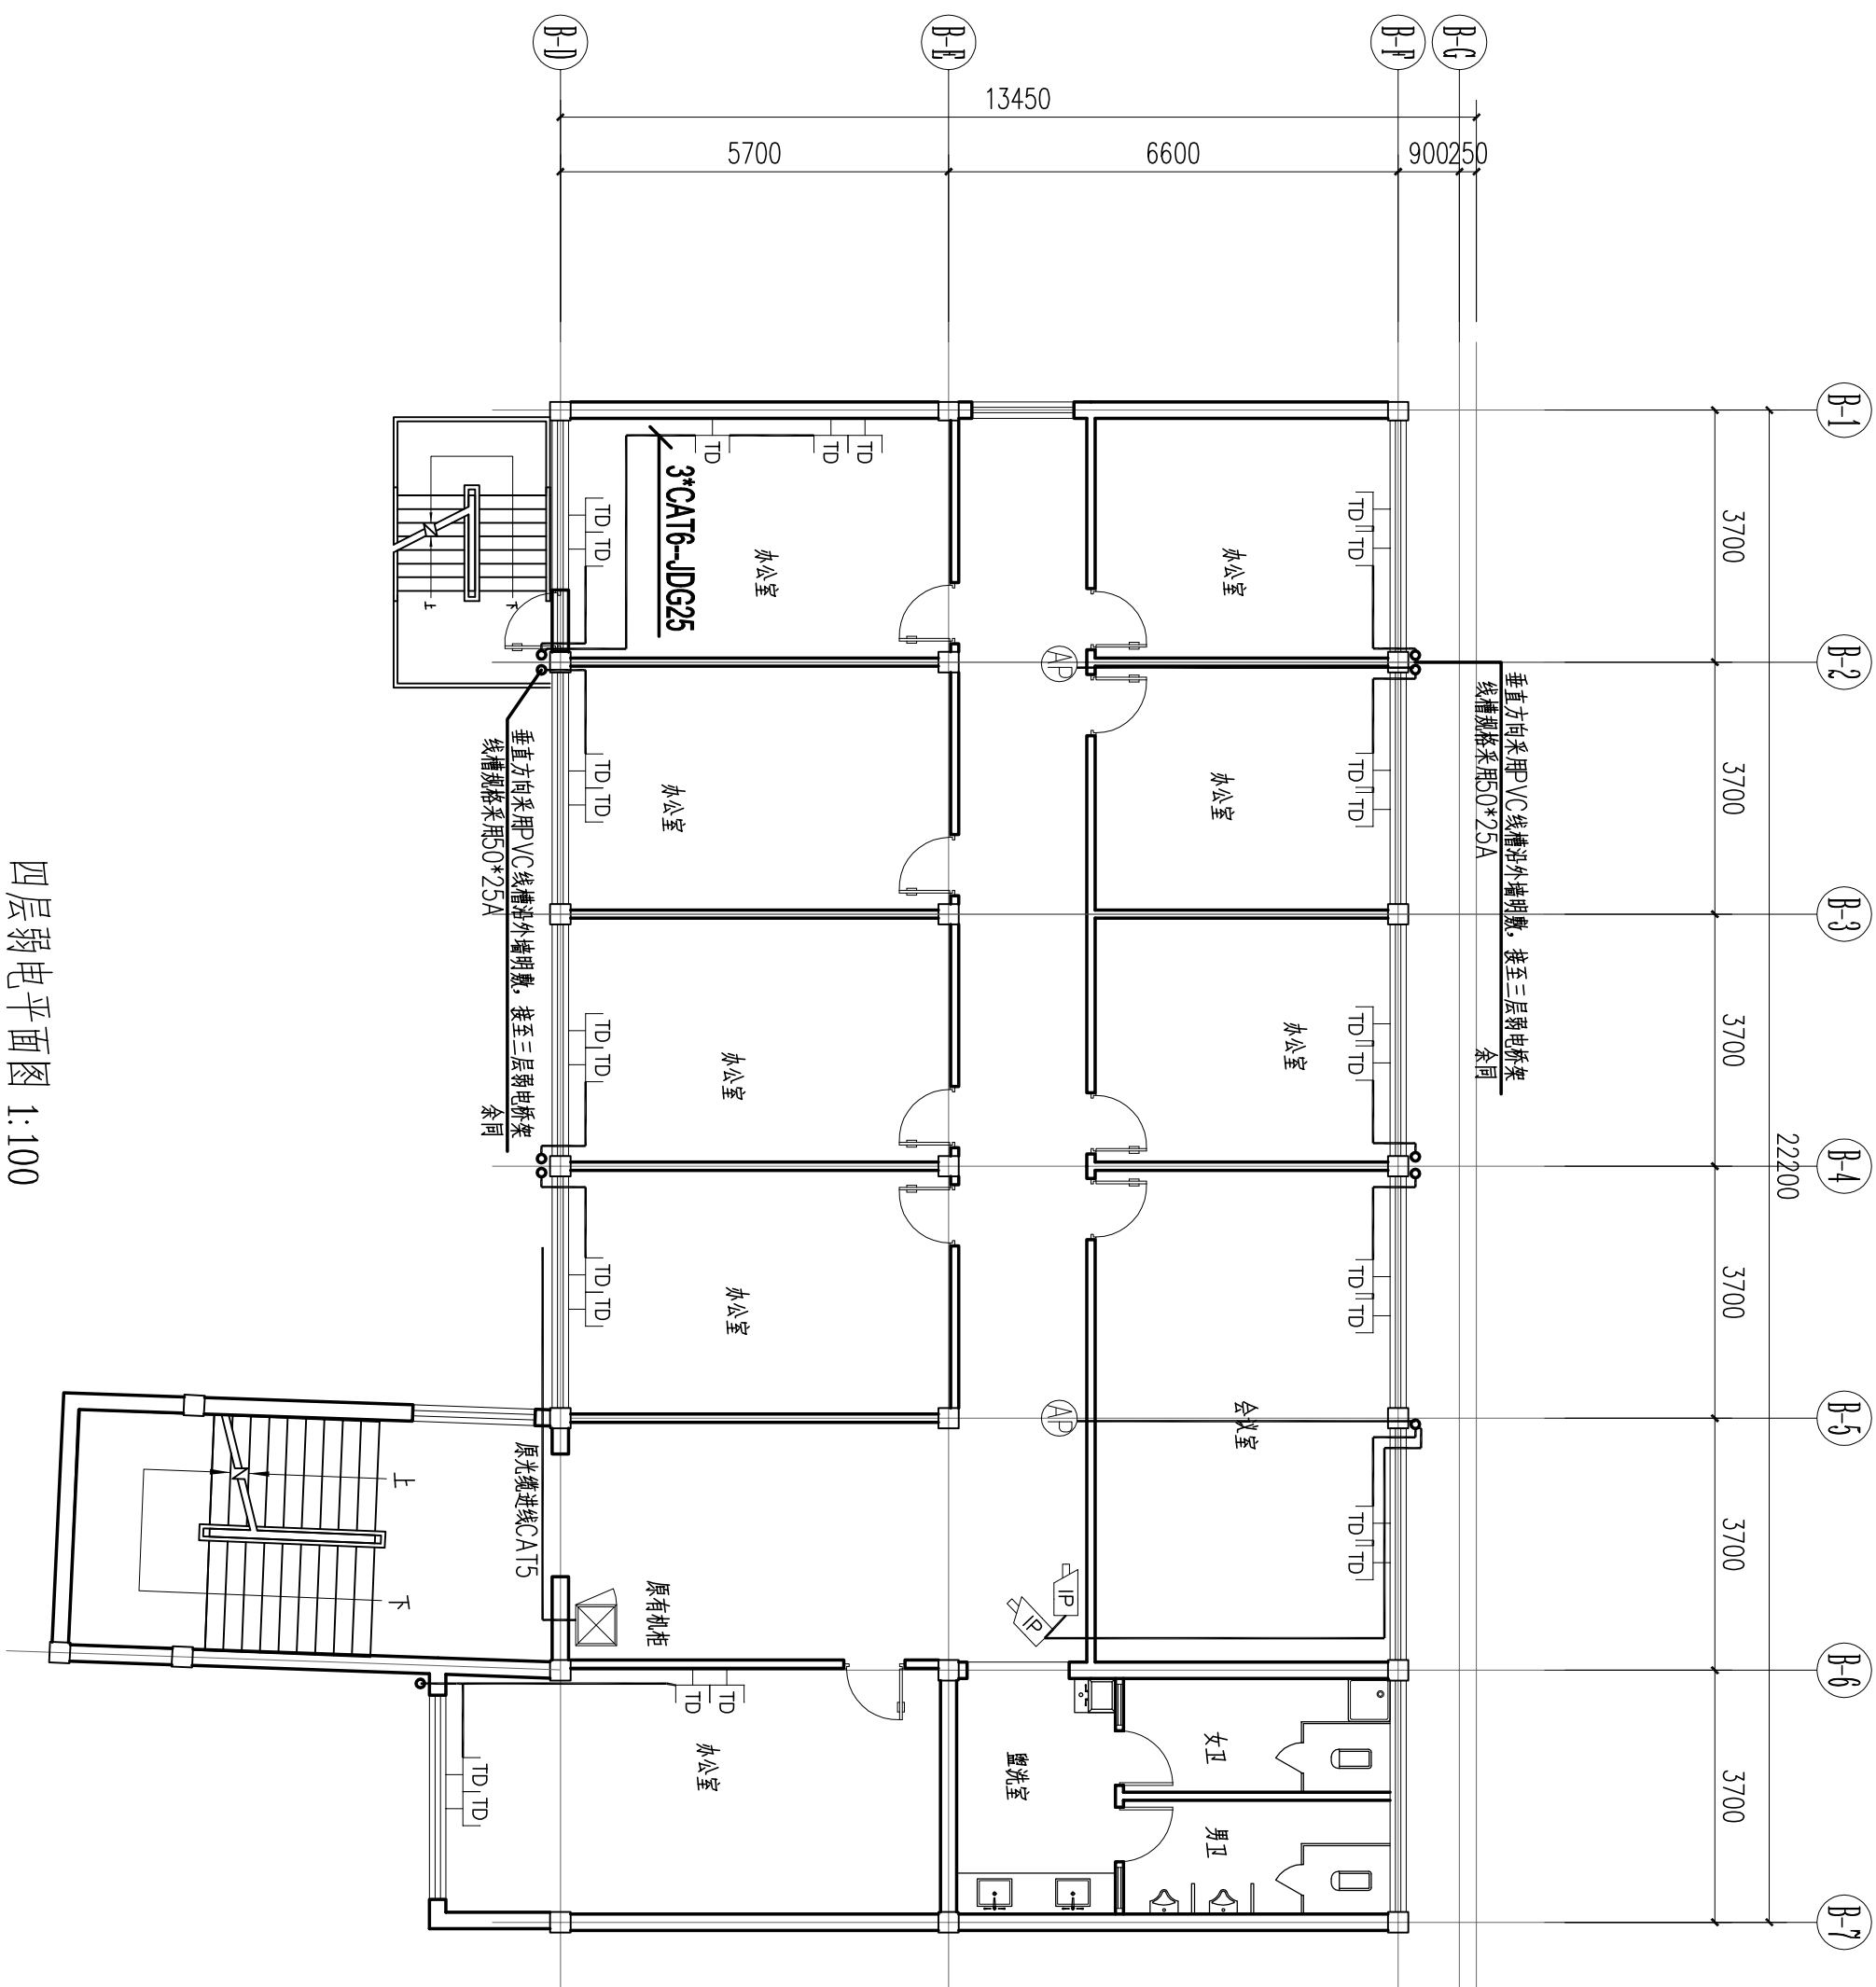

四层弱电平面图 1:100

附注 DESCRIPTIONS
修改原因 REVISION REASON

设计单位 DESIGN

浙江大千建筑规划
设计有限公司
Zhejiang Daqian Architecture
Design & Urban Planning Co., Ltd.
规划 乙级 证书号 [浙]城规编(142040)
建筑 乙级 证书号 A233002794
市政 丙级 证书号 A233002794

建设单位 CLIENT
衢州市总工会

工程名称 PROJECT
衢州市总工会办公楼弱电改造项目

图名 TITLE				四层弱电平面图	
工程号 PROJECT No.	设计阶段 DESIGN STAGE		施工图		
版次 EDITION No.	专业 SPECIALTY		智能化		
日期 DATE	2021.05	图号 DRAWING No.	弱施-06		


审定 APPROVED BY	叶剑形	审核 EXAMINED BY	徐美礼
项目负责人 DESIGN DIRECTOR	叶剑形	校对 CHECKED BY	徐美礼
设计 DESIGNED BY	姜琦	制图 DRAWN BY	姜琦

注册专用章：LOOTIN SPECIAL SEAL

出图专用章：MAP OUT SPECIAL SEAL

出图负责人用章：HANDER SPECIAL SEAL

给排水 PLUMBING	电气 ELEC	建筑 ARCHITECT	会签性 COORDINATION
动力 POWER	暖通 HVAC	结构 STRUCT.	

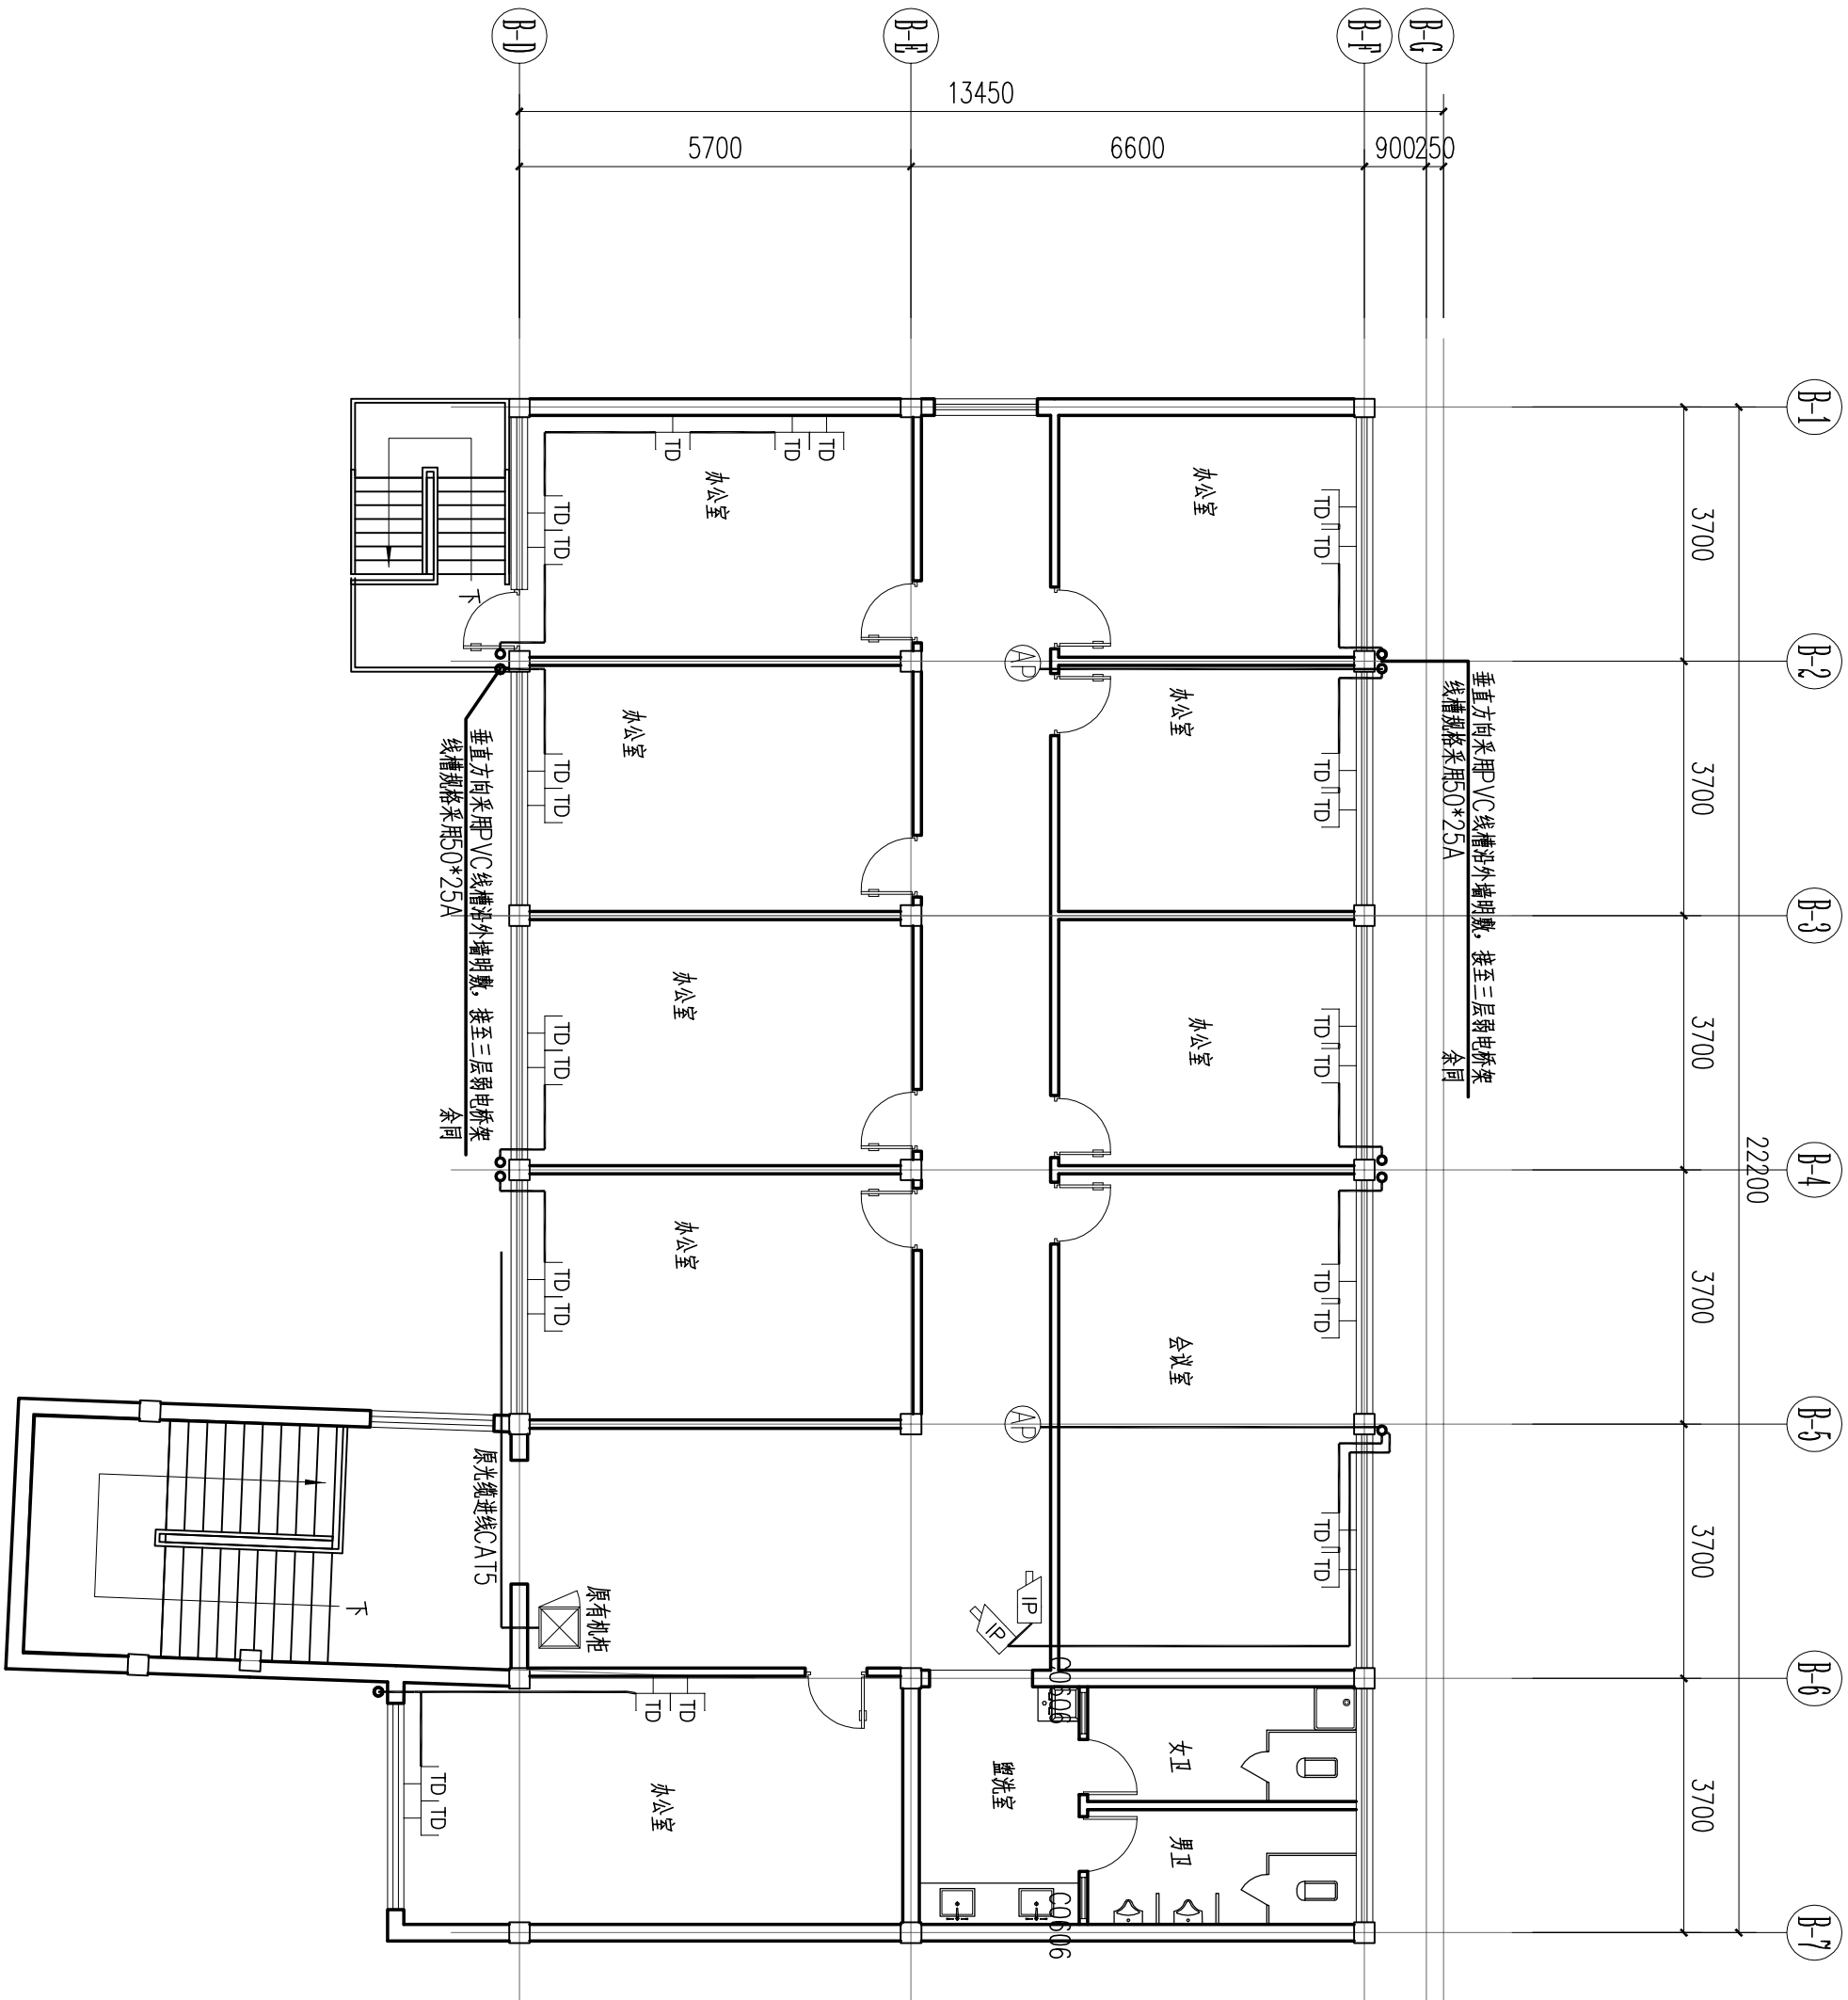

六层弱电平面图 1:100

附注 DESCRIPTIONS
修改原因 REVISION REASON

设计单位 DESIGN

浙江大千建筑规划
设计有限公司
Zhejiang Daqian Architecture
Design & Urban Planning Co., Ltd.
规划 乙级 证书号 [浙]城规编(142040)
建筑 乙级 证书号 A233002794
市政 丙级 证书号 A233002794

建设单位 CLIENT
衢州市总工会

工程名称 PROJECT
衢州市总工会办公楼弱电改造项目

图名 TITLE				六层弱电平面图	
工程号 PROJECT No.		设计阶段 DESIGN STAGE	施工图		
版次 EDITION No.	A	专业 SPECIALTY	智能化		
日期 DATE	2021.05	图号 DRAWING No.	弱施-08		


审定 APPROVED BY	叶剑形	
审核 EXAMINED BY	徐美礼	
项目总负责人 DESIGN DIRECTOR	叶剑形	
专业负责人 CHIEF DESIGNER	姜琦	
校对 CHECKED BY	徐美礼	
设计 DESIGNED BY	姜琦	
制图 DRAWN BY	姜琦	

注册专用章：LOGIN SPECIAL SEAL

出图专用章：MAP OUT SPECIAL SEAL

出图负责人用章：HANDER SPECIAL SEAL

会签栏 COORDINATION	建筑 ARCHT.	电气 ELEC.	给排水 PLUMBING
	结构 STRUCT.	暖通 HVAC	动力 POWER

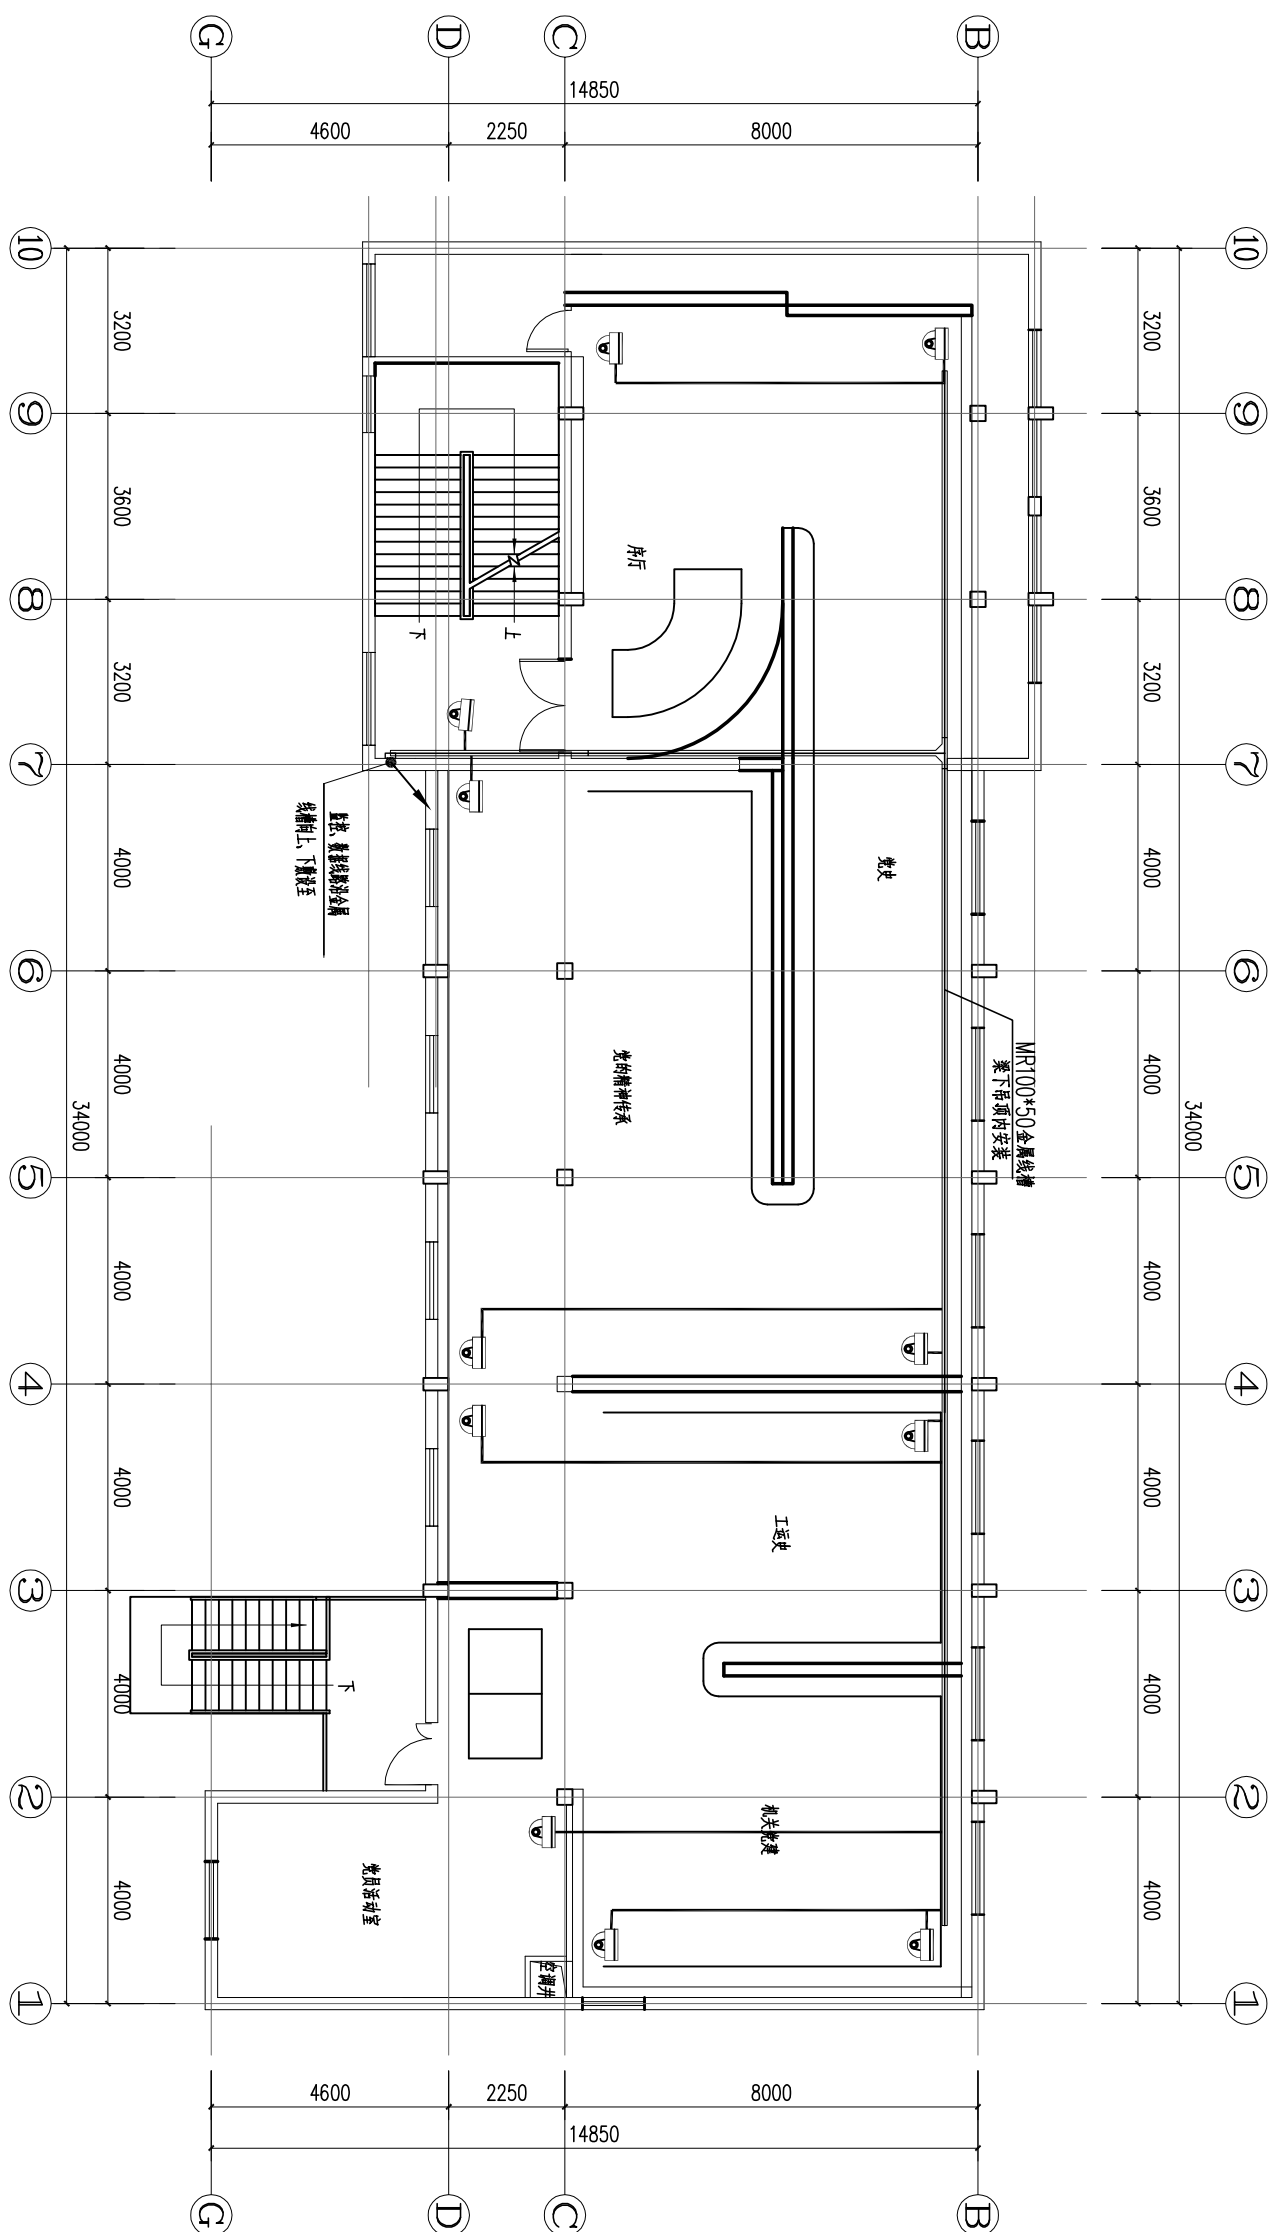

综合楼二层监控平面布置图 1:100


附 注 DESCRIPTIONS										
修改原因 REVISION REASON										
设计单位 DESIGN										
浙江大千建筑规划 Zhejiang Daqian Architecture Design & Urban Planning Co., Ltd. 规模 乙级 证书号 [浙]城规编(12)040 建筑 乙级 证书号 A233002794 市政 丙级 证书号 A233002794										
建设单位 CLIENT										
衢州市总工会										
工程名称 PROJECT										
衢州市总工会办公综合楼改造项目										
图 名 TITLE										
综合楼二层楼梯平面图详图										
审 定 人 checked by	叶剑彤	图号 drawing no.	审核 checked by	姜琦	日期 date	2021.05	专业 specialty	智能化	设计阶段 design stage	施工图
审 核 人 checked by	徐美凡		审 核 人 checked by	姜琦						
项目负责人 project manager	叶剑彤		项目负责人 project manager	姜琦						
校 对 人 checked by	徐美凡		校 对 人 checked by	姜琦						
设 计 人 designed by	姜琦		设 计 人 designed by	姜琦						
审 图 人 checked by	姜琦		审 图 人 checked by	姜琦						

注册专用章: LOGIN SPECIAL SEAL

出图专用章: MAP OUT SPECIAL SEAL

出图负责人用章: HEADER SPECIAL SEAL

会签栏 COORDINATION	建筑 ARCHT.	电气 ELEC.	给排水 PLUMBING
	结构 STRUCT.	暖通 HVAC	动力 POWER

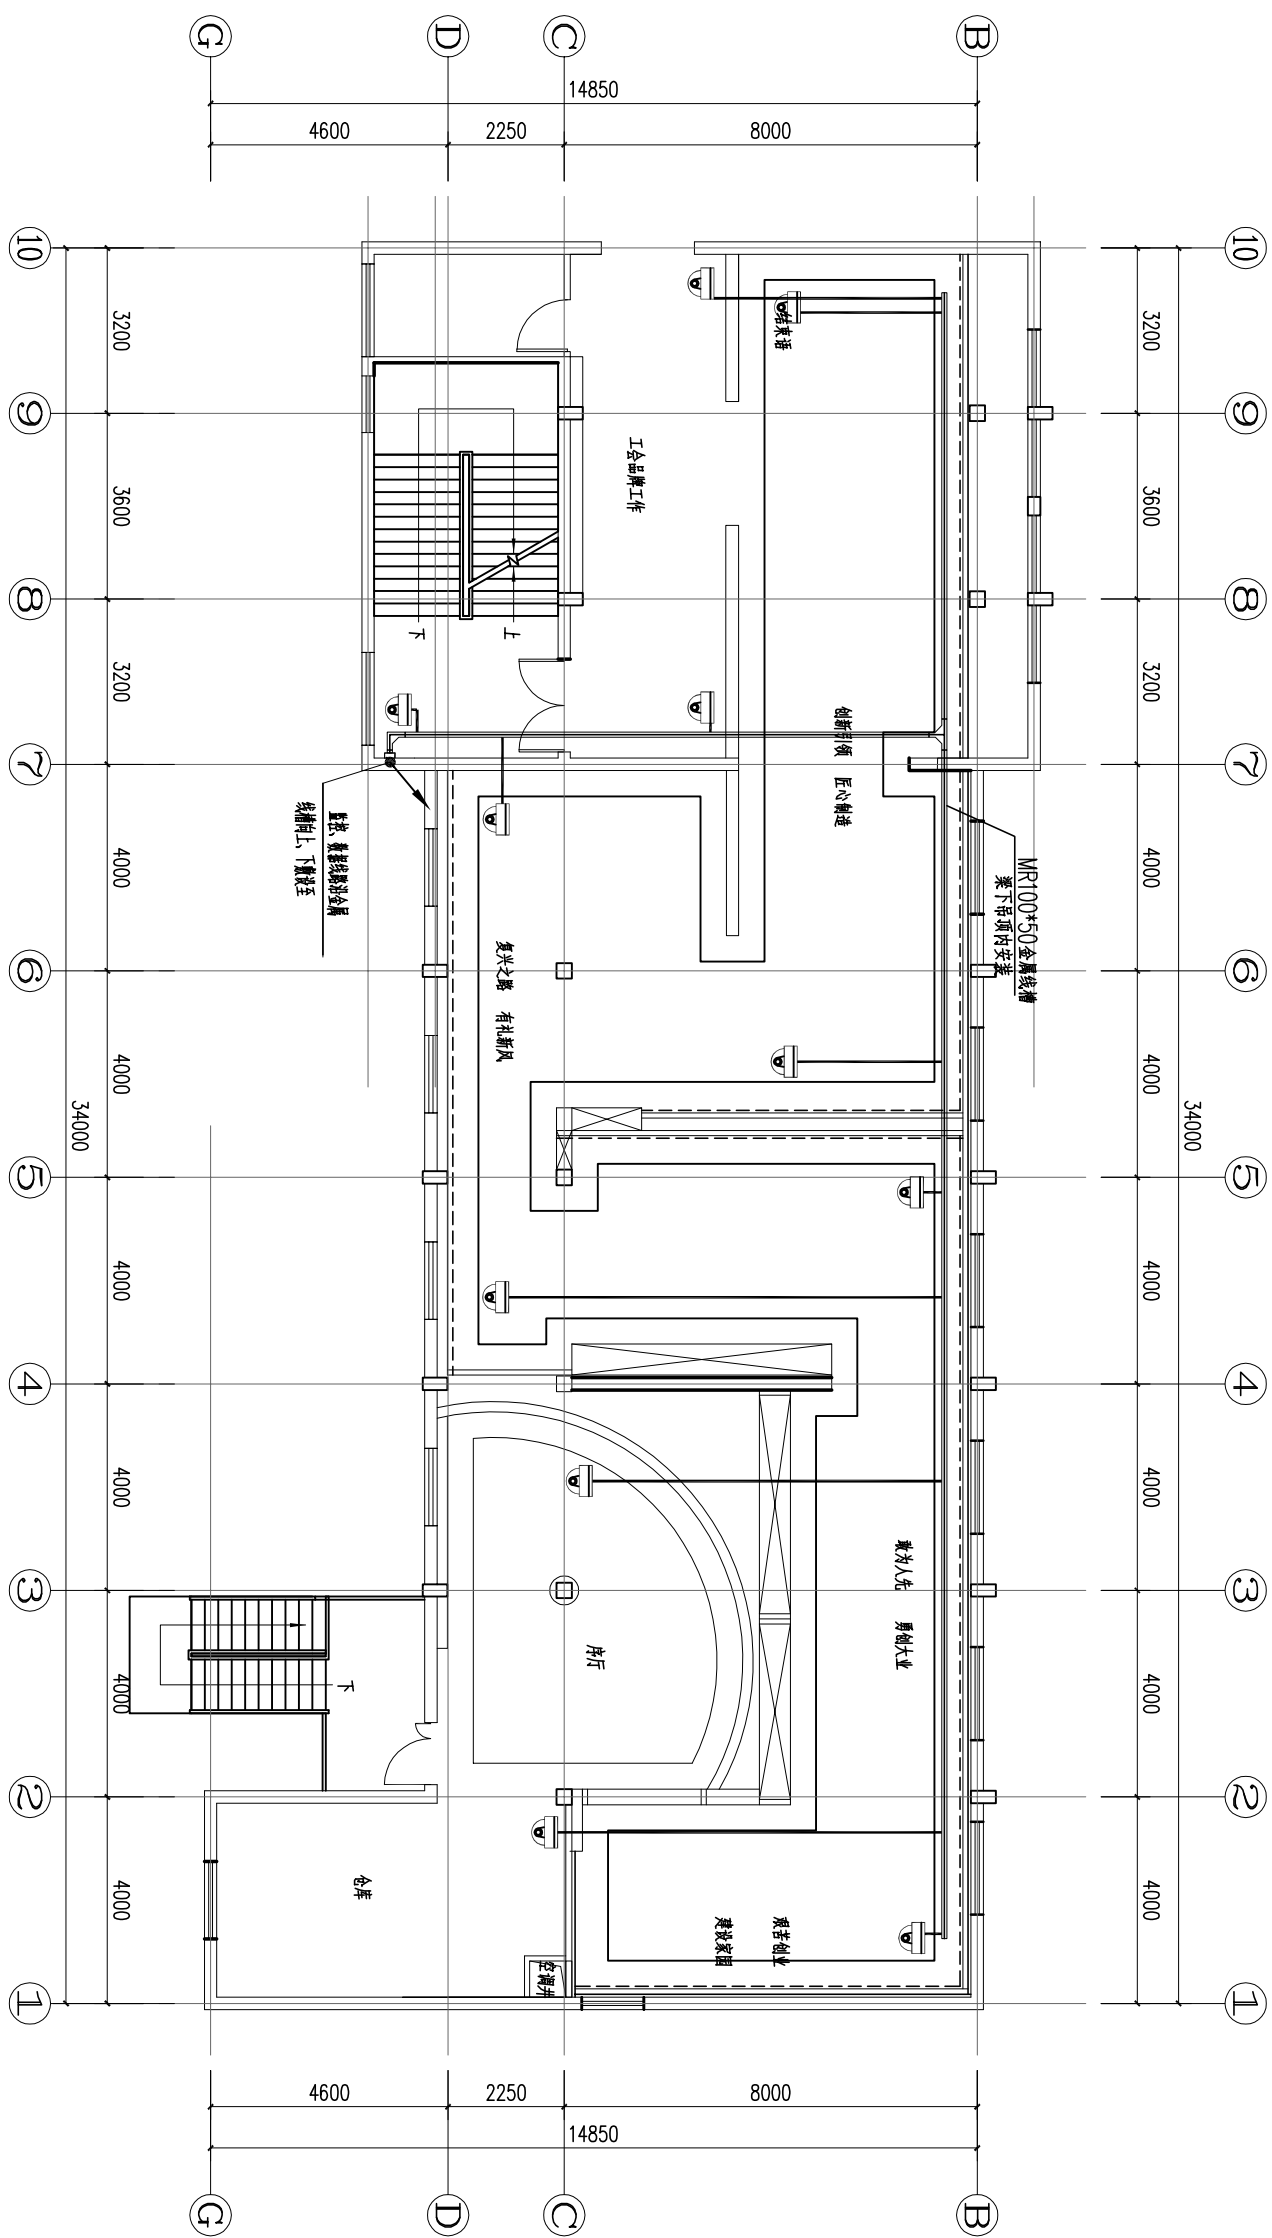

综合楼三层监控平面布置图 1:100

附注	DESCRIPTIONS
修改原因 REVISION REASON	
设计单位 DESIGN	浙江大千建筑规划 设计有限公司 Zhejiang Daqian Architecture Design & Urban Planning Co., Ltd. 规划 乙级 证书号 [浙]城规编(142040 建筑 乙级 证书号 A233002794 市政 丙级 证书号 A233002794
建设单位 CLIENT	衢州市总工会 衢州市总工会
工程名称 PROJECT	衢州市总工会办公楼弱电改造项目
图名 TITLE	综合楼三层强电平面布置图
审定 APPROVED BY	日期 2021.05
审核 DRAWN BY	日期 2021.05
项目总负责人 DESIGN DIRECTOR	叶剑彤
专业负责人 DESIGNER	叶剑彤
校对 CHECKER	姜美礼
设计 DESIGNED BY	姜琦
制图 DRAWN BY	姜琦

出图专用章：MAP OUT SPECIAL SEAL

注册专用章: LOGIN SPECIAL SEAL